



ZAŘÍZENÍ VZDUCHOTECHNIKY  
VĚTRÁNÍ PROVOZNÍCH MÍSTNOSTÍ


PŘÍČNÝ ŘEZ 2-2'  
MĚŘÍTKO 1:50

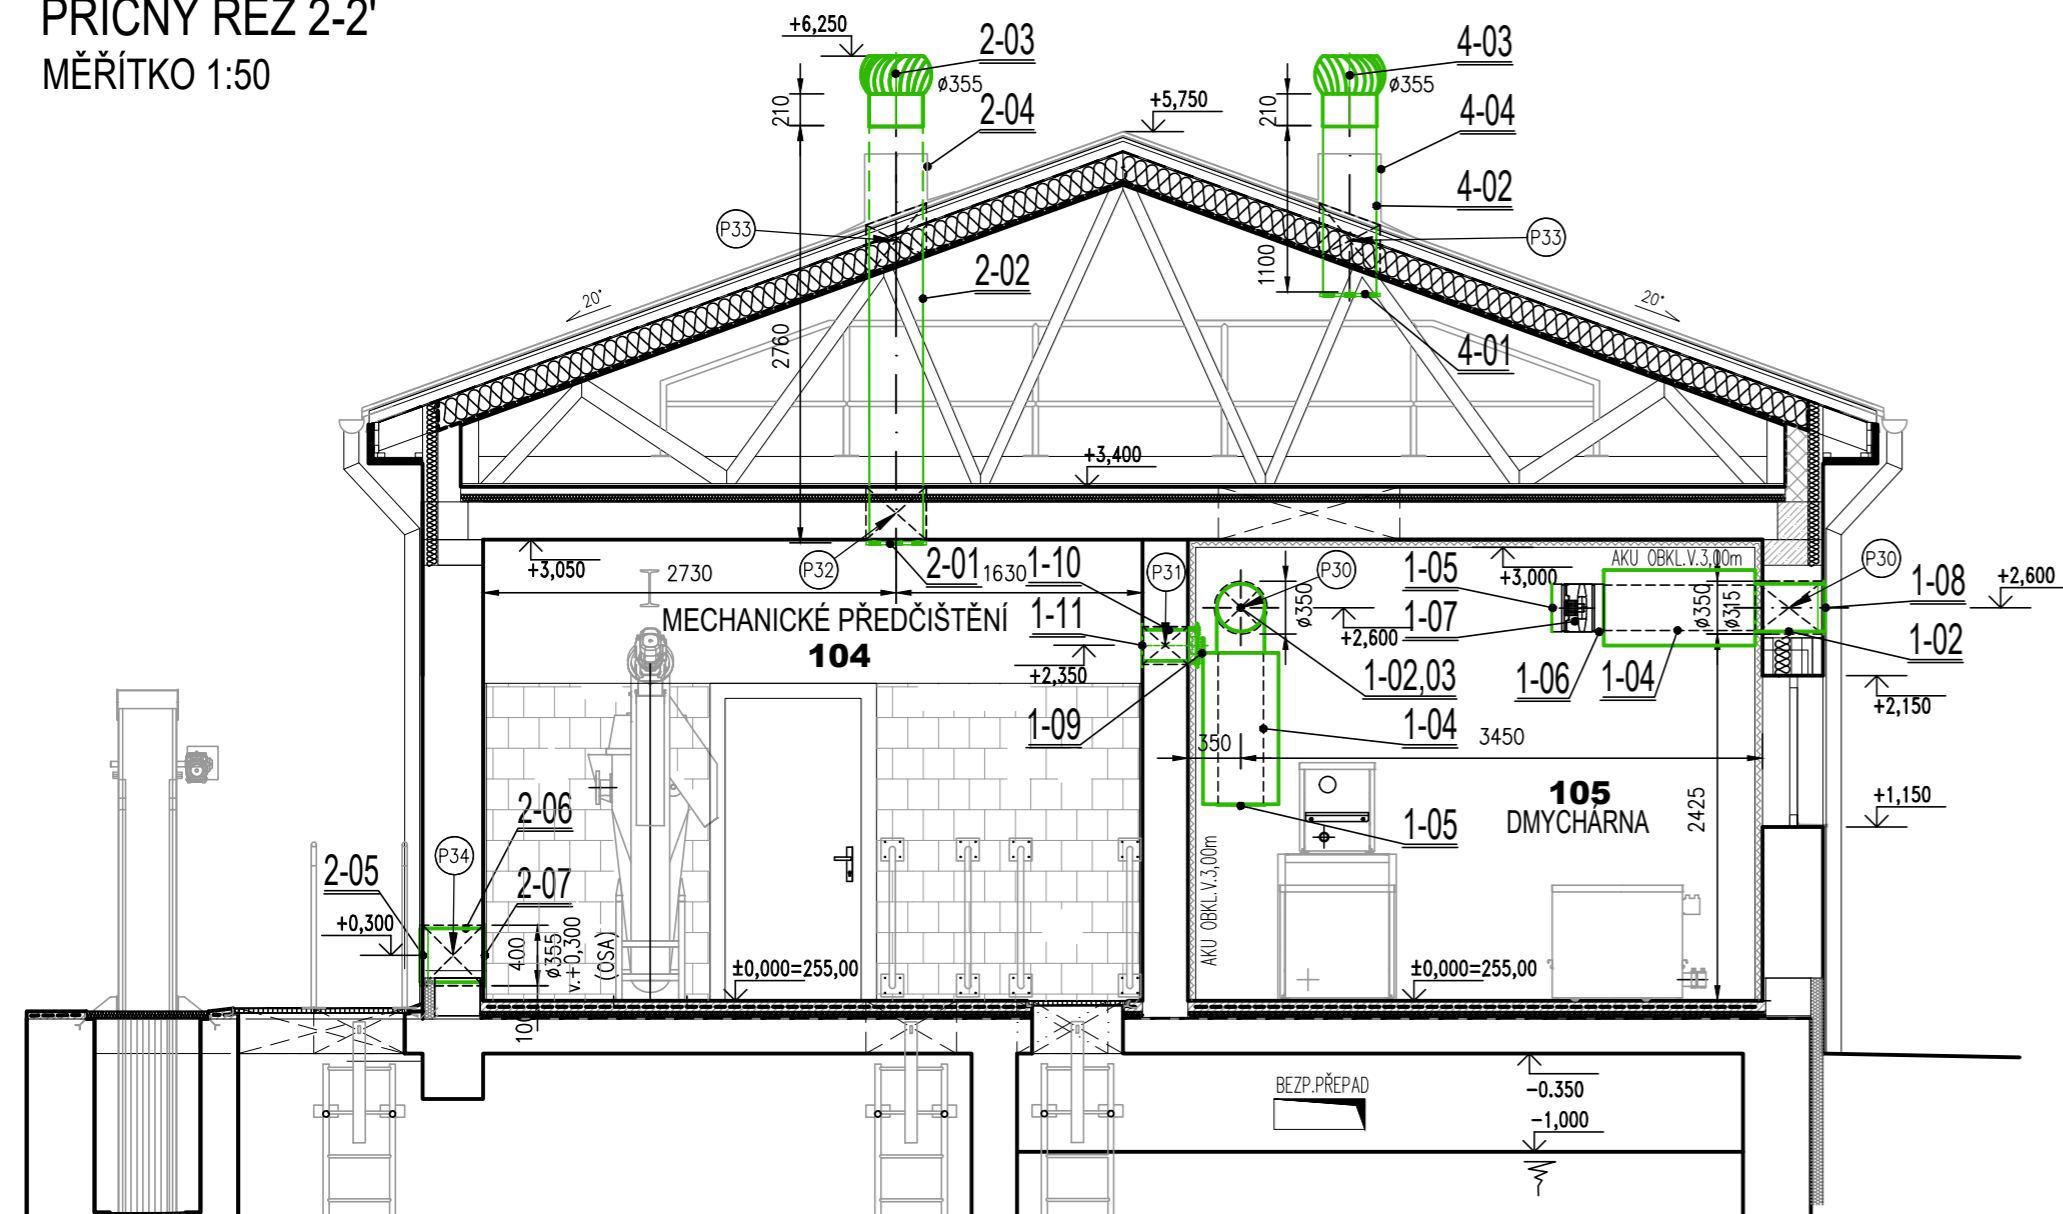


PŘÍČNÝ ŘEZ 3-3'  
MĚŘÍTKO 1:50

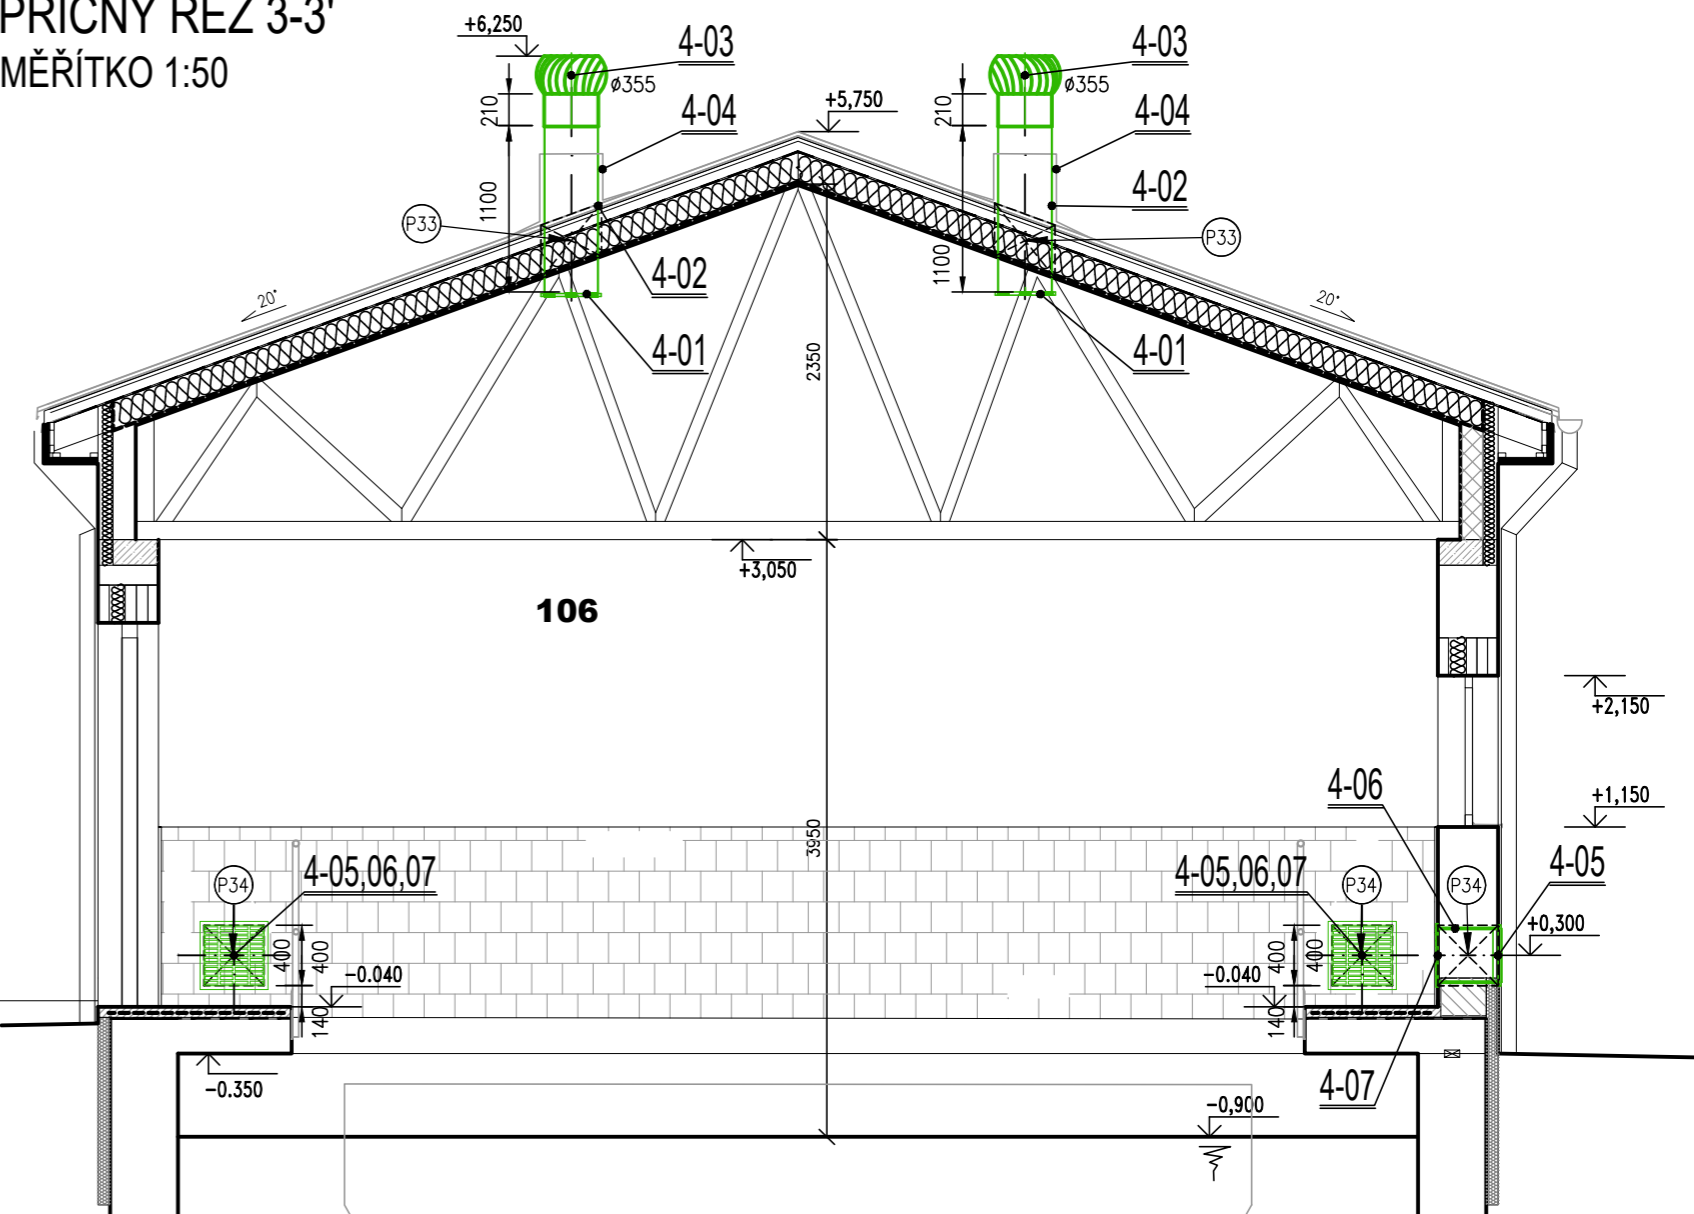

PODÉLNÝ ŘEZ 1-1'  
MĚŘÍTKO 1:50

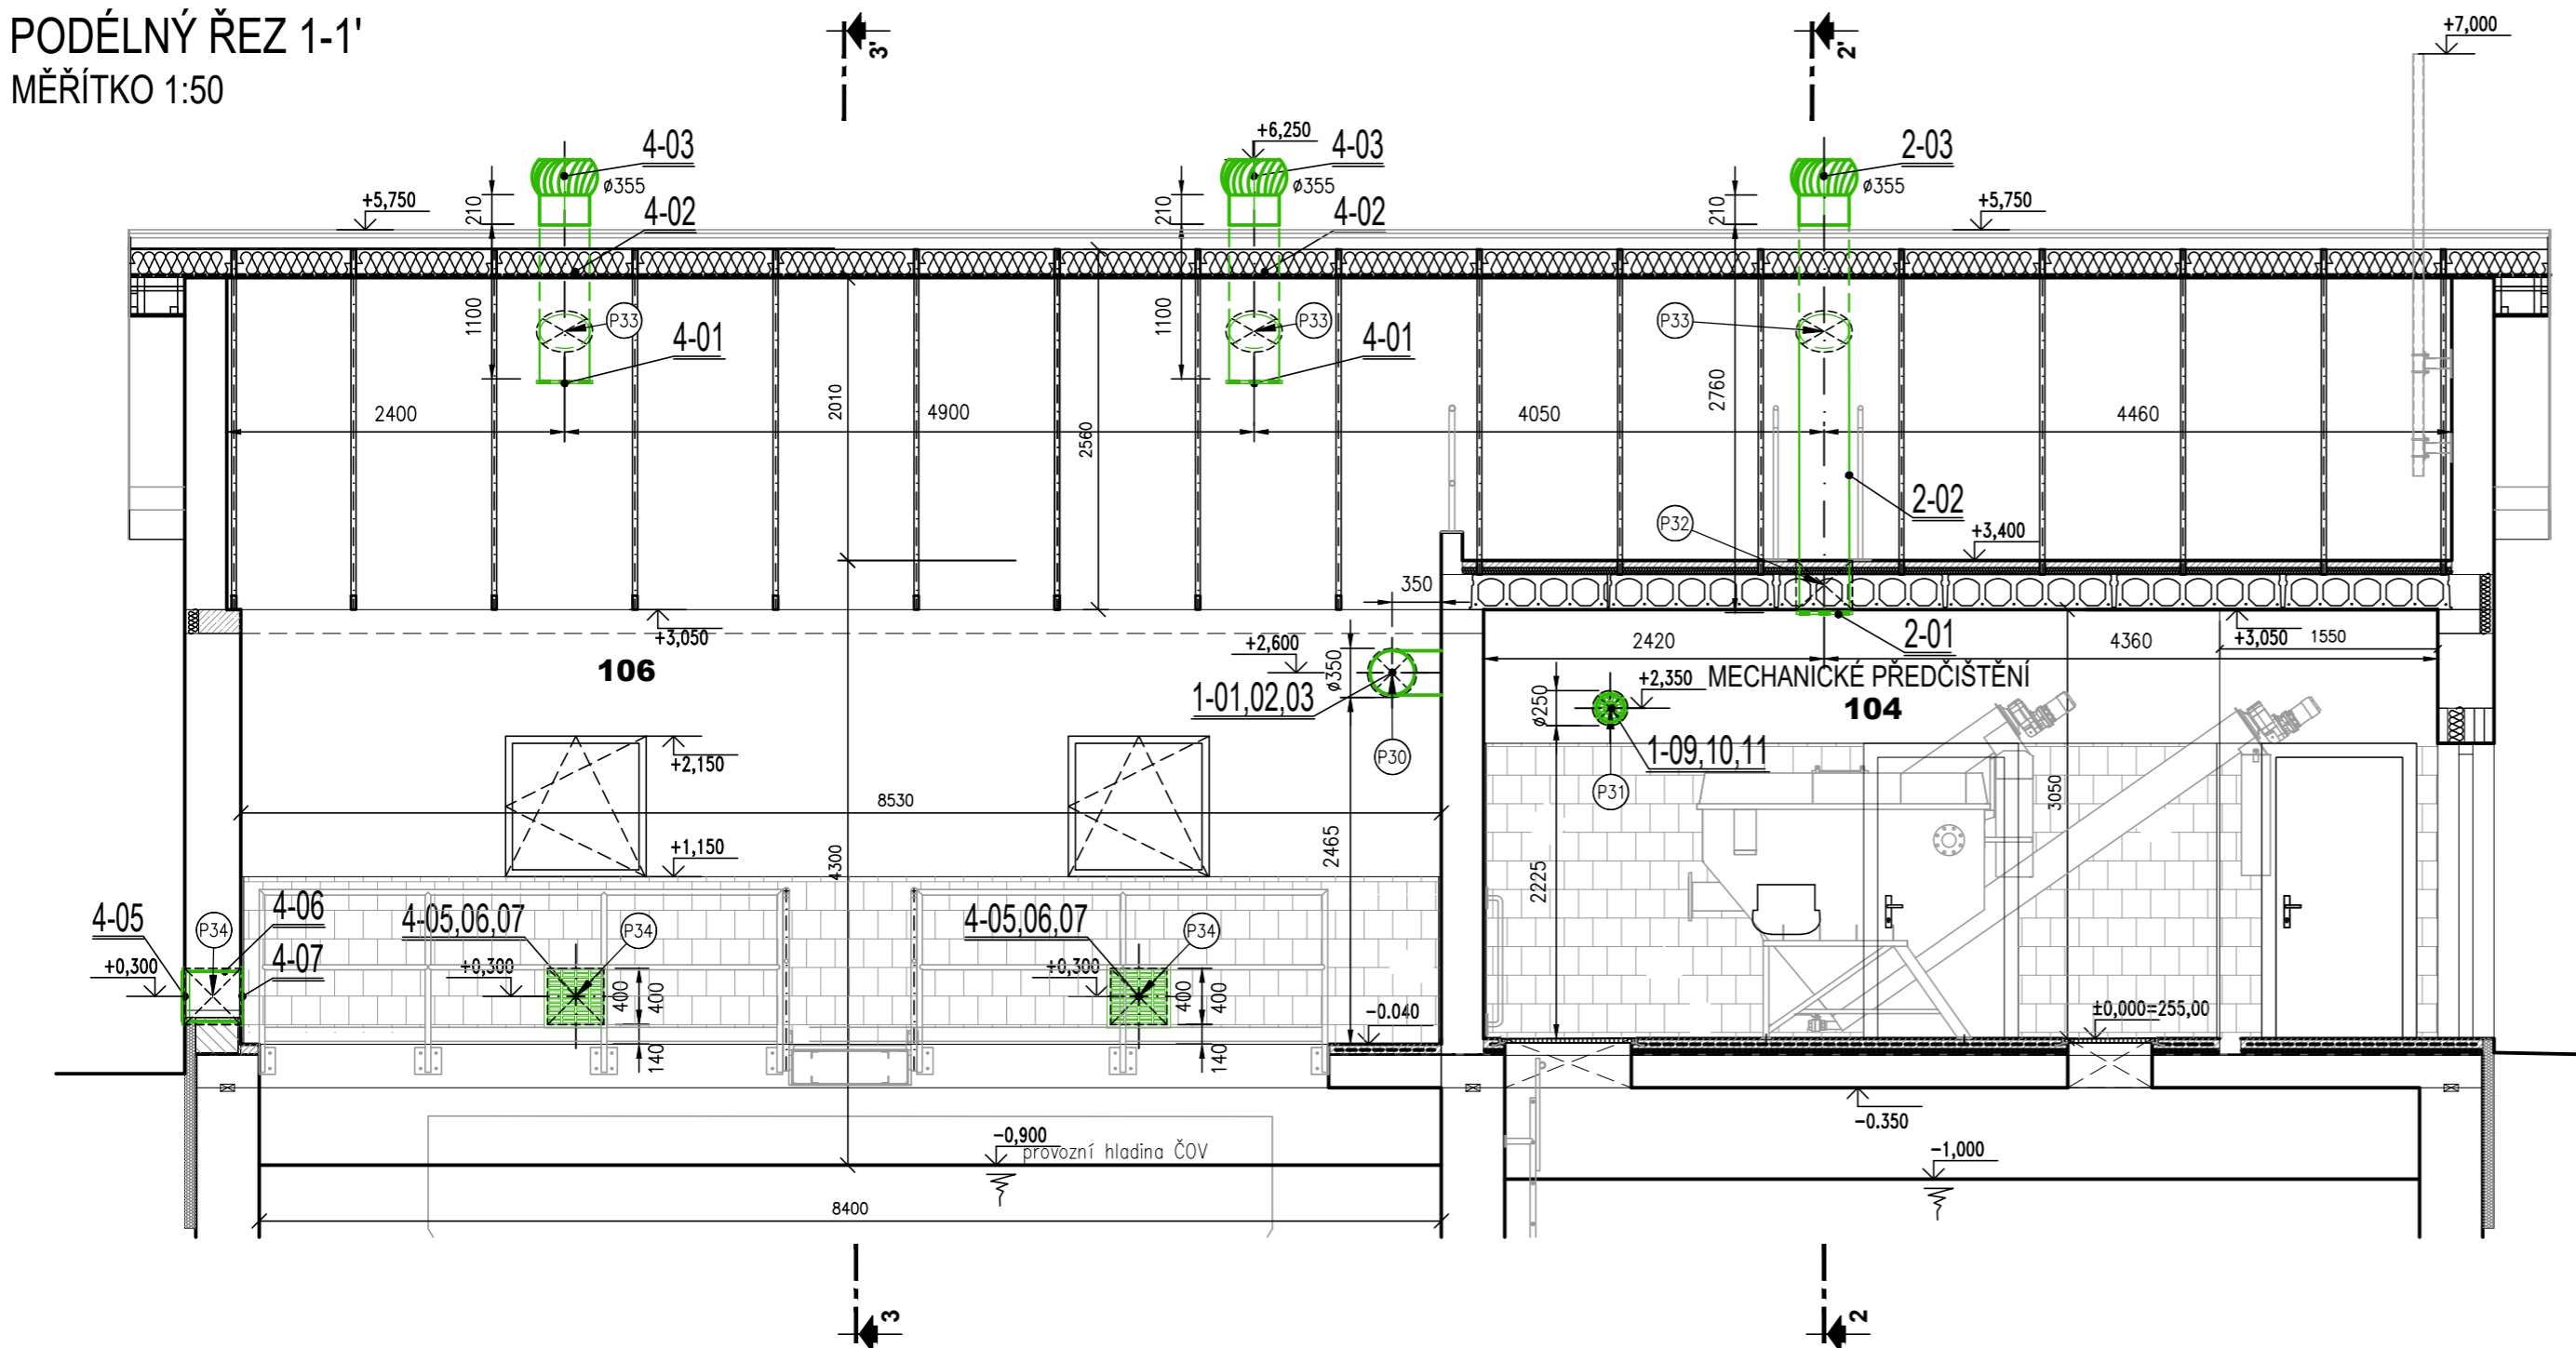

LEGENDA VZDUCHOTECHNICKÉHO ZAŘÍZENÍ  
VIZ D.2.2.5.2. VĚTRÁNÍ PROVOZNÍCH MÍSTNOSTÍ-PŮDORYS

AQOL s.r.o., Tovární 1059/41, 779 00 Olomouc aqol@aqol.cz, www.aqol.cz				 projekce • inženýring • realizace vodo hospodářských staveb	
VYPRACOVAL	ING. MARTINA MIKEŠOVÁ	ODP. PROJEKTANT	ING. LUKÁŠ ZIMMERMANN	ČÍSLO ZAKÁZKY	2022018
OBJEDNATEL	Vodovody a kanalizace Kroměříž, a.s. Kojetinská 3666/64, 767 01 Kroměříž			DATUM	3 / 2024
ZAKÁZKA	KANALIZACE A ČOV PAČLAVICE VČETNĚ M.Č. PORNICE A LHOTA			STUPEŇ	DPS
				FORMÁT	6x A4
D. DOKUMENTACE OBJEKTŮ		DSO 02.2 OBJEKT ČOV ZAŘÍZENÍ VZDUCHOTECHNIKY VĚTRÁNÍ PROVOZ.MÍSTNOSTÍ - PODÉLNÝ ŘEZ 1-1', PŘÍČNÉ ŘEZY 2-2', 3-3'		MĚŘÍTKO	1:50
				ČÍSLO PŘÍLOHY	ČÍSLO KOPIE
				D.2.2.5.3.	