
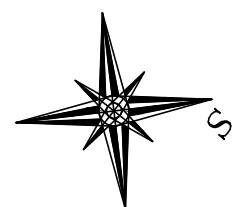


ARCHITEKTONICKÉ A STAVEBNĚ TECHNICKÉ ŘEŠENÍ
VÝKRES ZDRAVOTECHNIKY
MĚŘÍTKO 1:50

PŮDORYS VNITŘNÍ KANALIZACE (NADZEMNÍ) 1:50






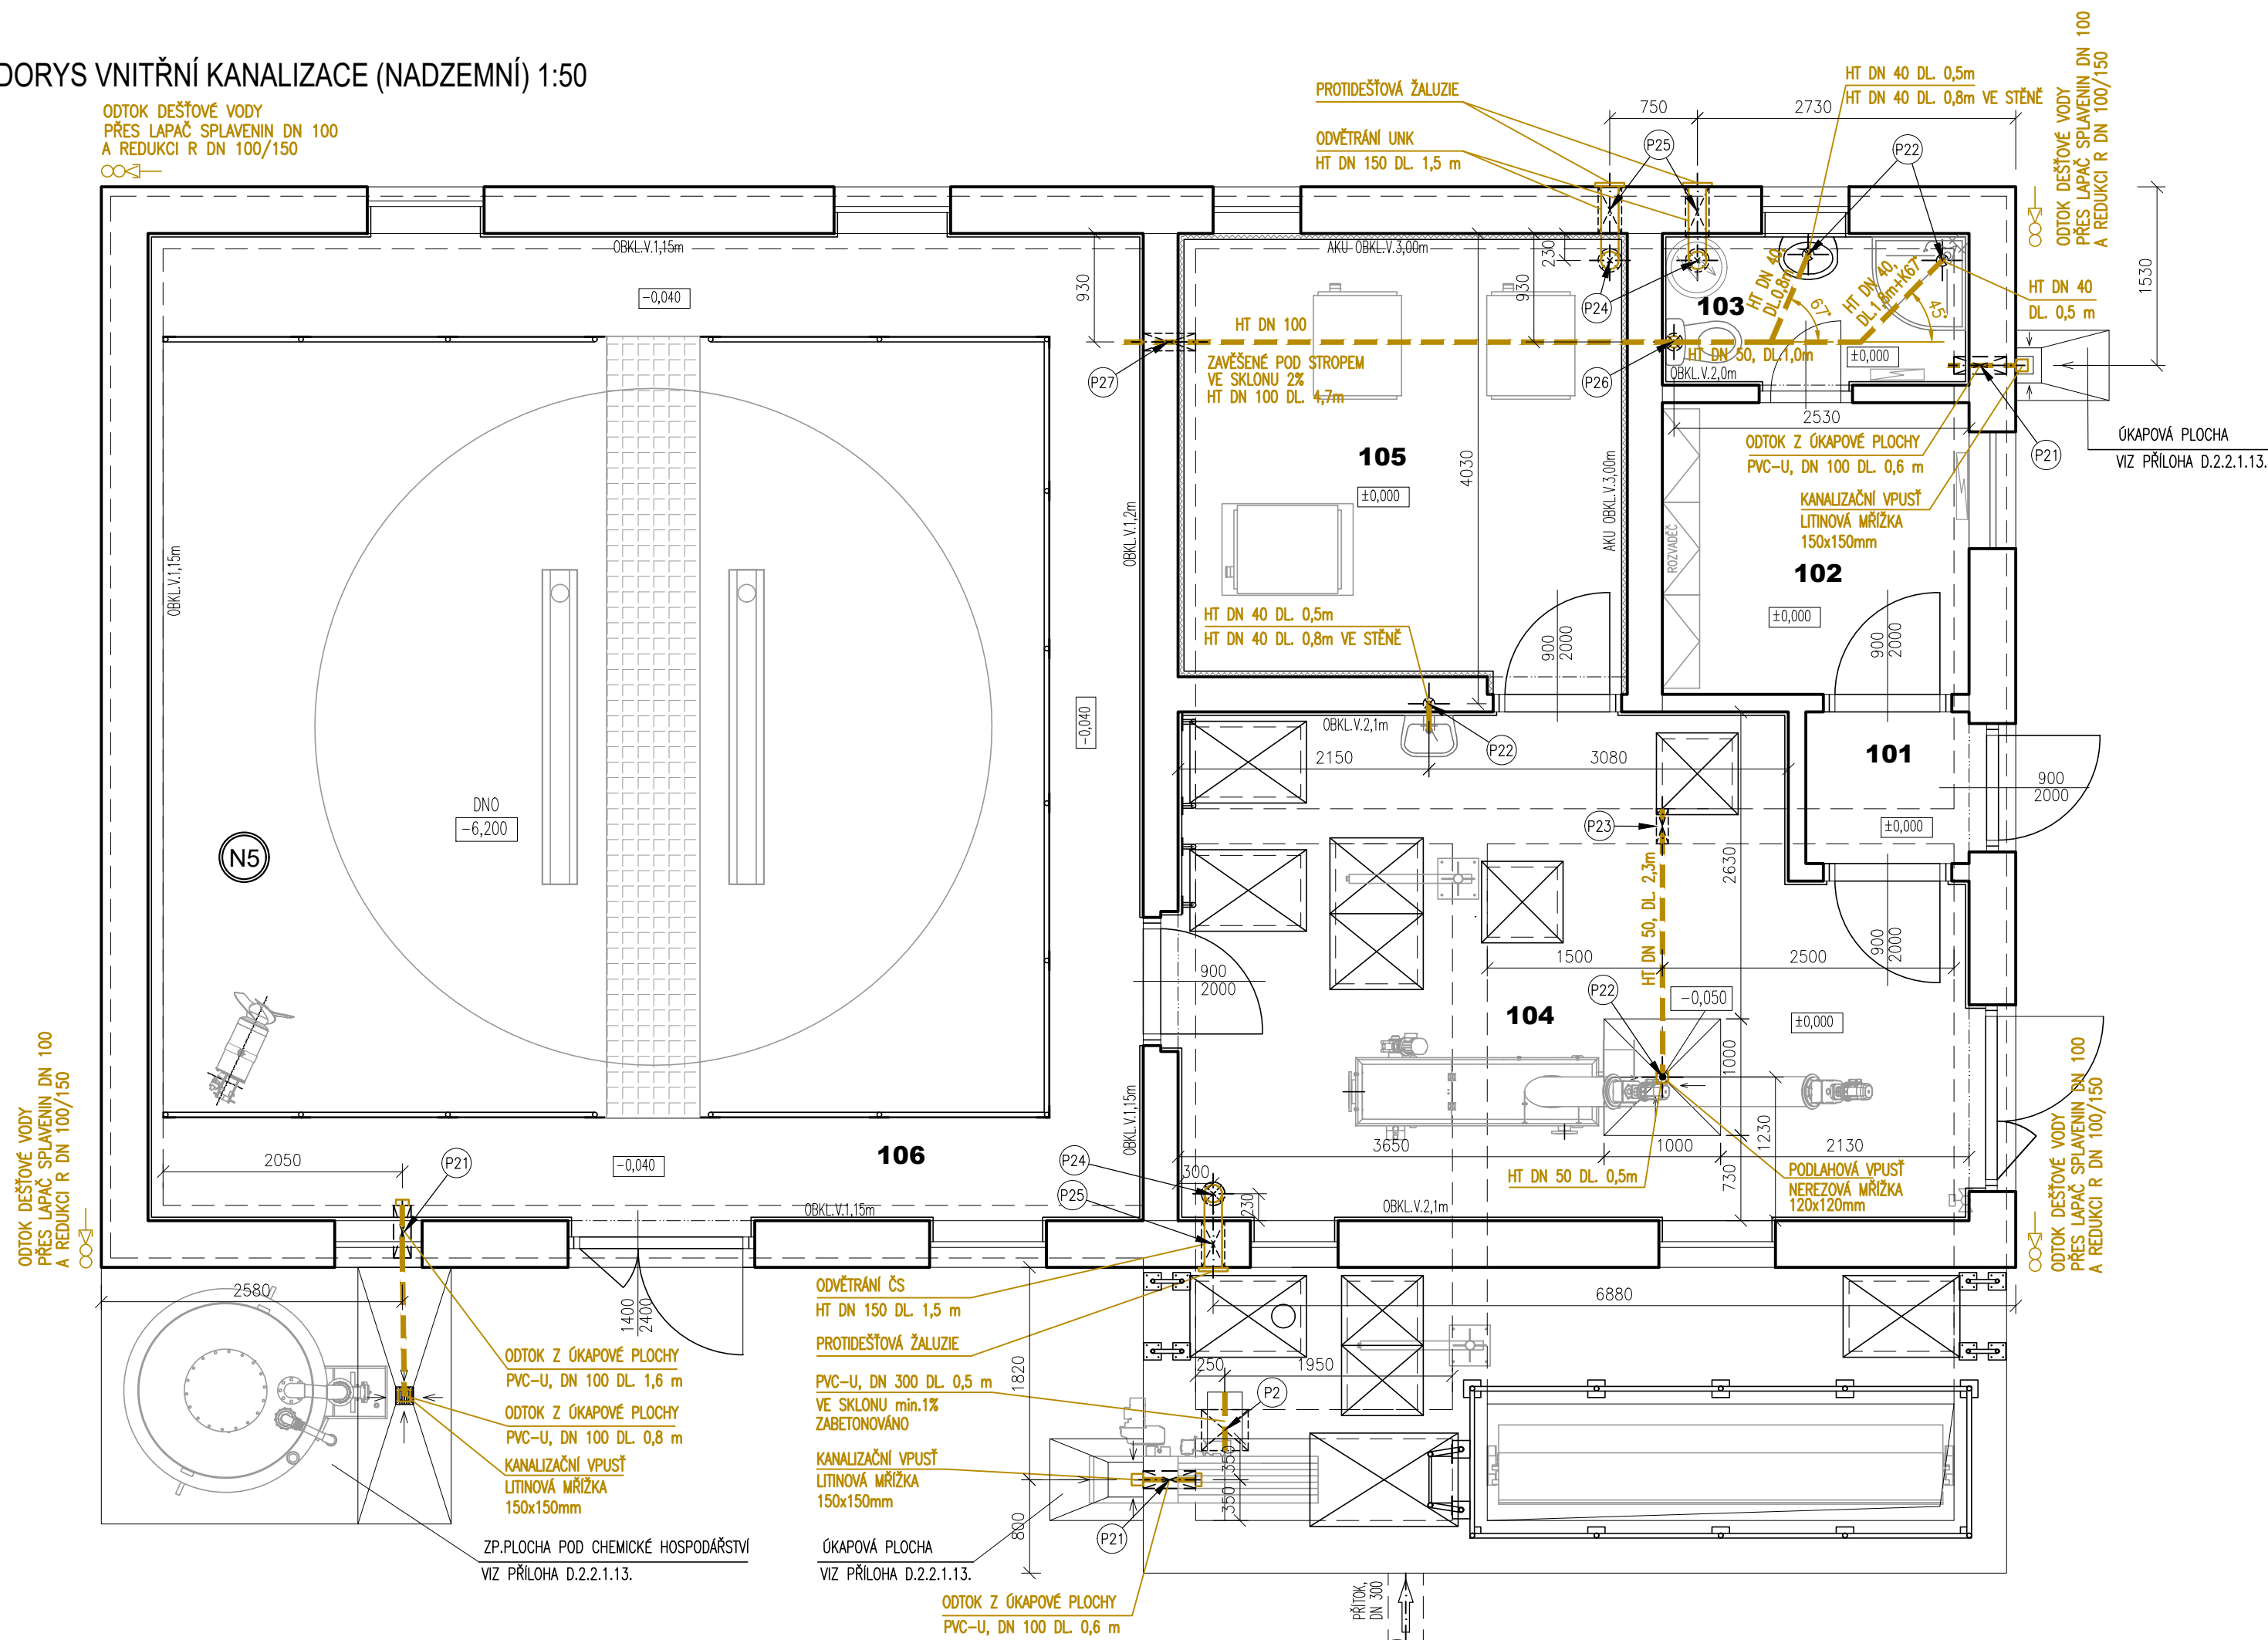


LEGENDA MÍSTNOSTÍ


OZN.	POPIS	VÝMĚRA m ²
101	CHODBA	1,82
102	MÍSTNOST OBSLUHY	6,58
103	WC+UMÝVÁRNA	3,42
104	MECHANICKÉ PŘEDČIŠTĚNÍ (ČESLOVNA)	27,33
105	DMÝCHÁRNA	14,63
106	MANIPULAČNÍ CHODBA	72,16

LEGENDA MATERIÁLŮ VNITŘNÍ KANALIZACE:

VNITŘNÍ KANALIZACE:	
POTRUBÍ PVC-U DN 300 (KG-SYSTÉM), SN 4, ZABETOVNÁNO DO KONSTRUKCE	0,5 m
POTRUBÍ PVC-U DN 100 (KG-SYSTÉM), SN 4, 3x ZAOSTŘENÍ OKAPOVÝCH PLOCH	3,0 m
POTRUBÍ HT DN 150, KOVENO PŘES PŮLENÉ OBUJKY A ZÁVĚSY PO 1,0 m DO STROPNÍ KONSTRUKCE	2,5 m
POTRUBÍ HT DN 100, KOVENO PŘES PŮLENÉ OBUJKY A ZÁVĚSY PO 1,0 m DO STROPNÍ KONSTRUKCE	4,7 m
POTRUBÍ HT DN 50, KOVENO PŘES PŮLENÉ OBUJKY A ZÁVĚSY PO 1,0 m DO STROPNÍ KONSTRUKCE	5,0 m
POTRUBÍ HT DN 40, KOVENO PŘES PŮLENÉ OBUJKY A ZÁVĚSY PO 1,0 m DO STROPNÍ KONSTRUKCE	4,0 m
POTRUBÍ HT DN 40 VEDENÉ VE STĚNĚ, TJ. ZASEKANÉ POD OMÍTKU	2,0 m
KOLENO HTB 87° DN150	3 ks
KOLENO HTB 87° DN100	3 ks
KOLENO HTB 45° DN40	1 ks
KOLENO HTB 87° DN40	9 ks
ODBOČKA TVAROVKA (T-KUS) KGEA 50/50/40 67°	1 ks
ODBOČKA TVAROVKA (T-KUS) KGEA 100/100/100 87°	1 ks
PROTIDĚŠOVÁ ŽALUZIE, SÍTKA PROTI HMYZU, DO OTVORU 200x200 mm	3 ks
PODLAHOVÁ VPUSŤ SPODNÍ S LÍMCEM A VODNÍ HLADINOU, NEREZOVÁ MŘÍŽKA 120/120 mm, DN 50	1 ks
KANALIZAČNÍ VPUSŤ SPODNÍ, LITINOVÁ MŘÍŽKA 150/150 mm, ODTOK Ø 110, TŘAZNĚŽE A15	3 ks
PLASTOVÝ LAPAČ SPLAVENIN DN 100, ODTOK DN 150	4 ks

 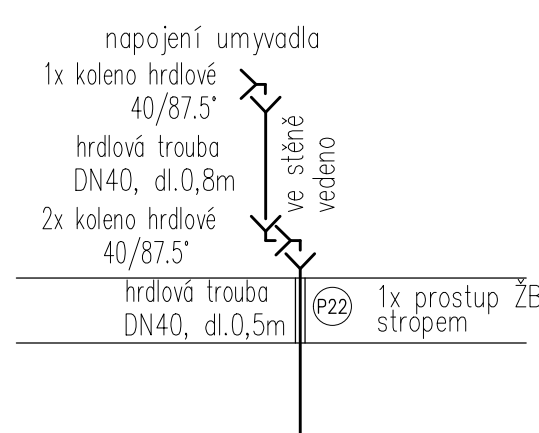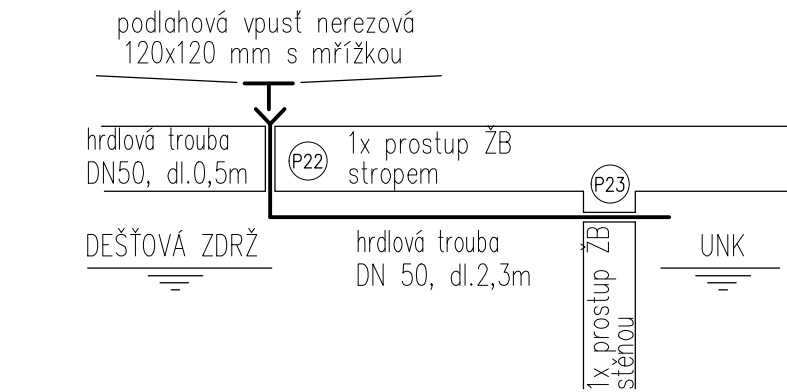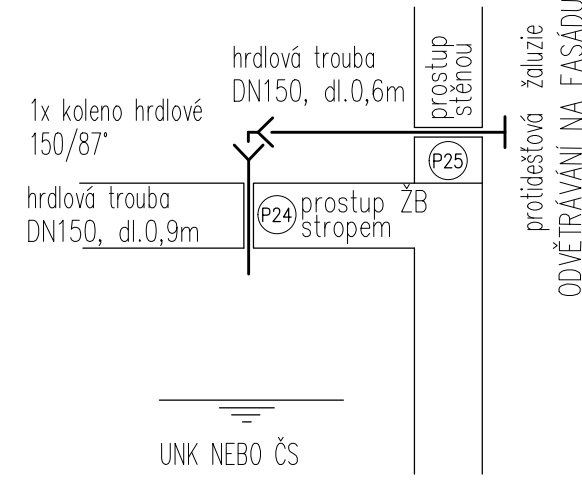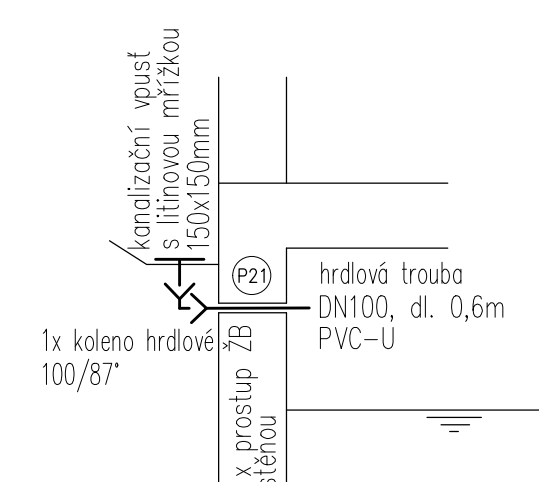 

VNITŘNÍ KANALIZACE OD WC, SPRCHY A UMYVADLA - SCHÉMA

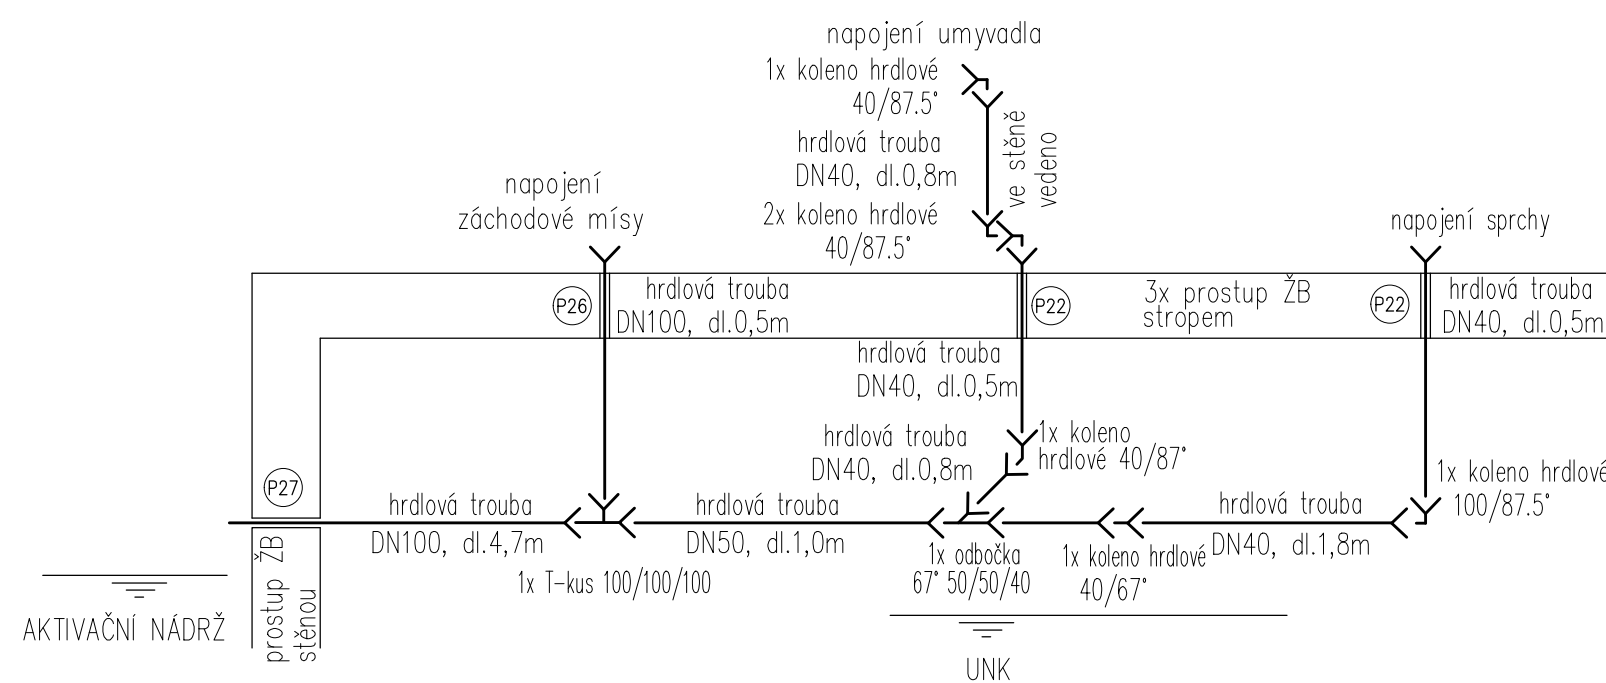

VÝŠKOVÝ SYSTÉM B.p.v., SOUŘADNICOVÝ SYSTÉM JTSK

$$\pm 0,000 = 255,00$$

AQOL s.r.o., Tovární 1059/41, 779 00 Olomouc aqol@aqol.cz, www.aqol.cz				 AQOL projekt • inženýring • realizace vodo hospodářských staveb	
VYPRACOVAL	ING. MARTINA MIKEŠOVÁ	ODP. PROJEKTANT	ING. LUDWIG ZIMMERMANN	ČÍSLO ZAKÁZKY	2022018
OBJEDNATEL	Vodovody a kanalizace Kroměříž, a.s. Kojetinská 3666/64, 767 01 Kroměříž			DATUM	3 / 2024
ZAKÁZKA	KANALIZACE A ČOV PAČLAVICE VČETNĚ M.Č. PORNICE A LHOTA			STUPEŇ	DPS
D. DOKUMENTACE OBJEKTŮ	DSO 02.2 OBJEKT ČOV ARCHITEKTONICKÉ A STAVEBNĚ TECHNICKÉ ŘEŠENÍ VÝKRES ZDRAVOTECHNIKY - VNITŘNÍ KANALIZACE			FORMÁT	6x A4
				MĚŘÍTKO	1:50
				ČÍSLO PŘÍLOHY	ČÍSLO KOPIE
				D.2.2.1.9.	