



DPS 01.1 STROJNĚ TECHNOLOGICKÁ ČÁST ČOV
ŽLAB HRUBÝCH ČESLÍ


PŮDORYS ŽLABU HRUBÝCH ČESLÍ
MĚŘÍTKO 1:25

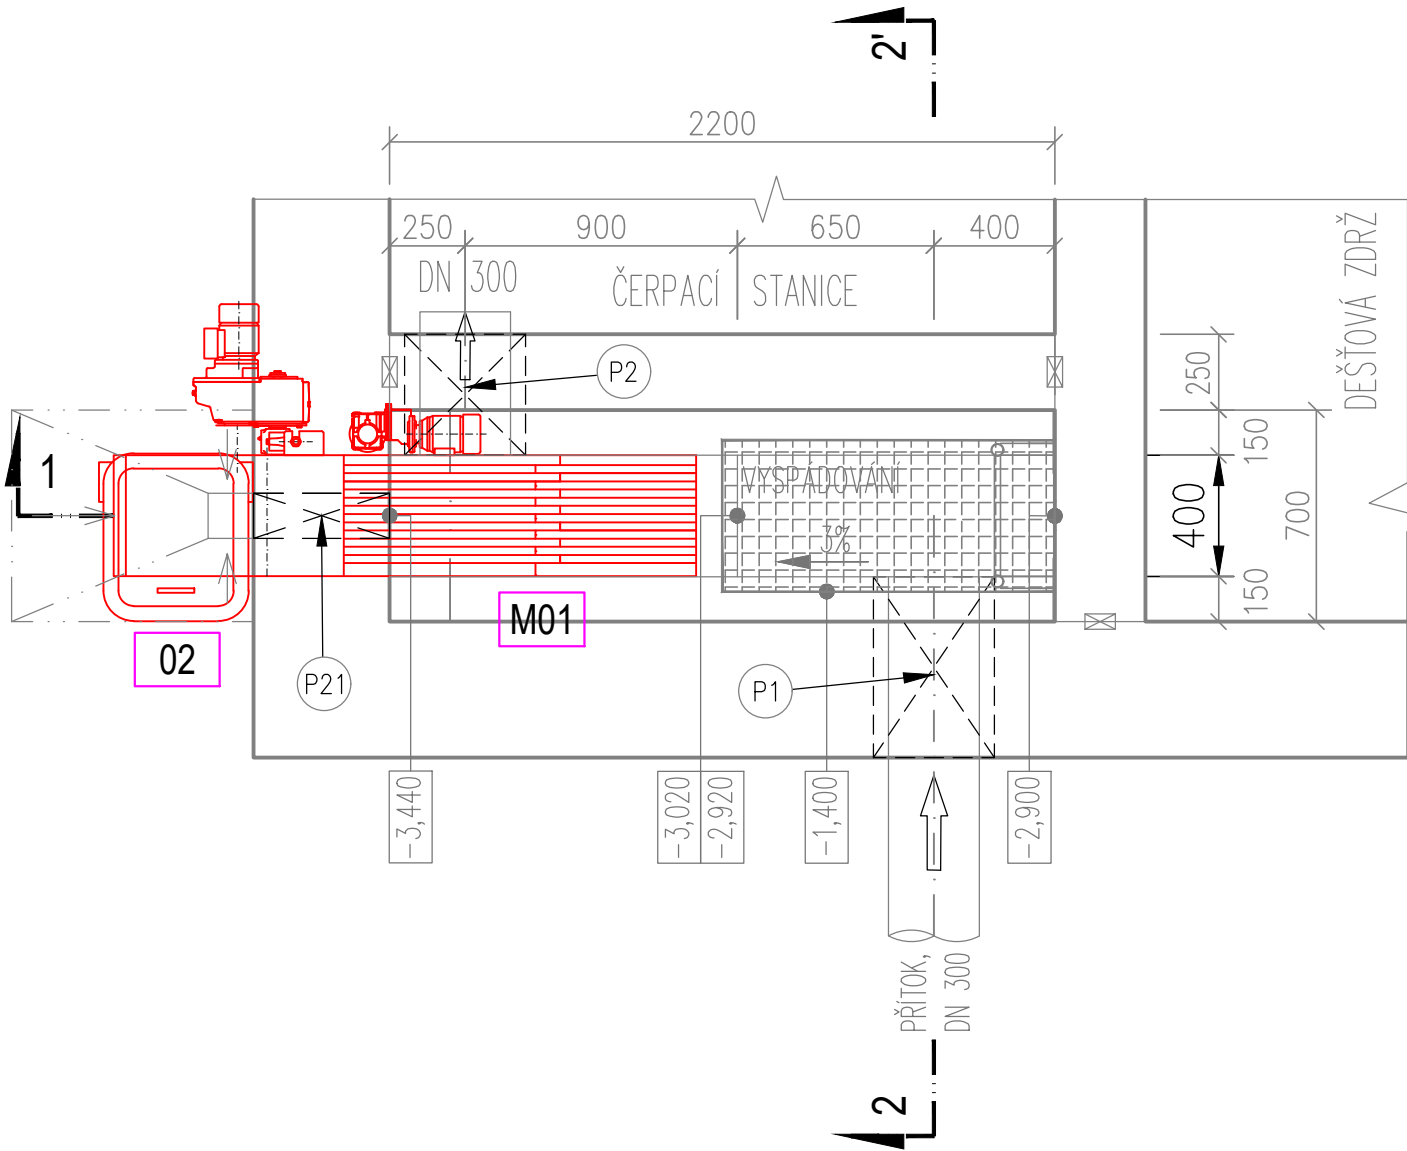

PODÉLNÝ ŘEZ 1-1'
MĚŘÍTKO 1:25

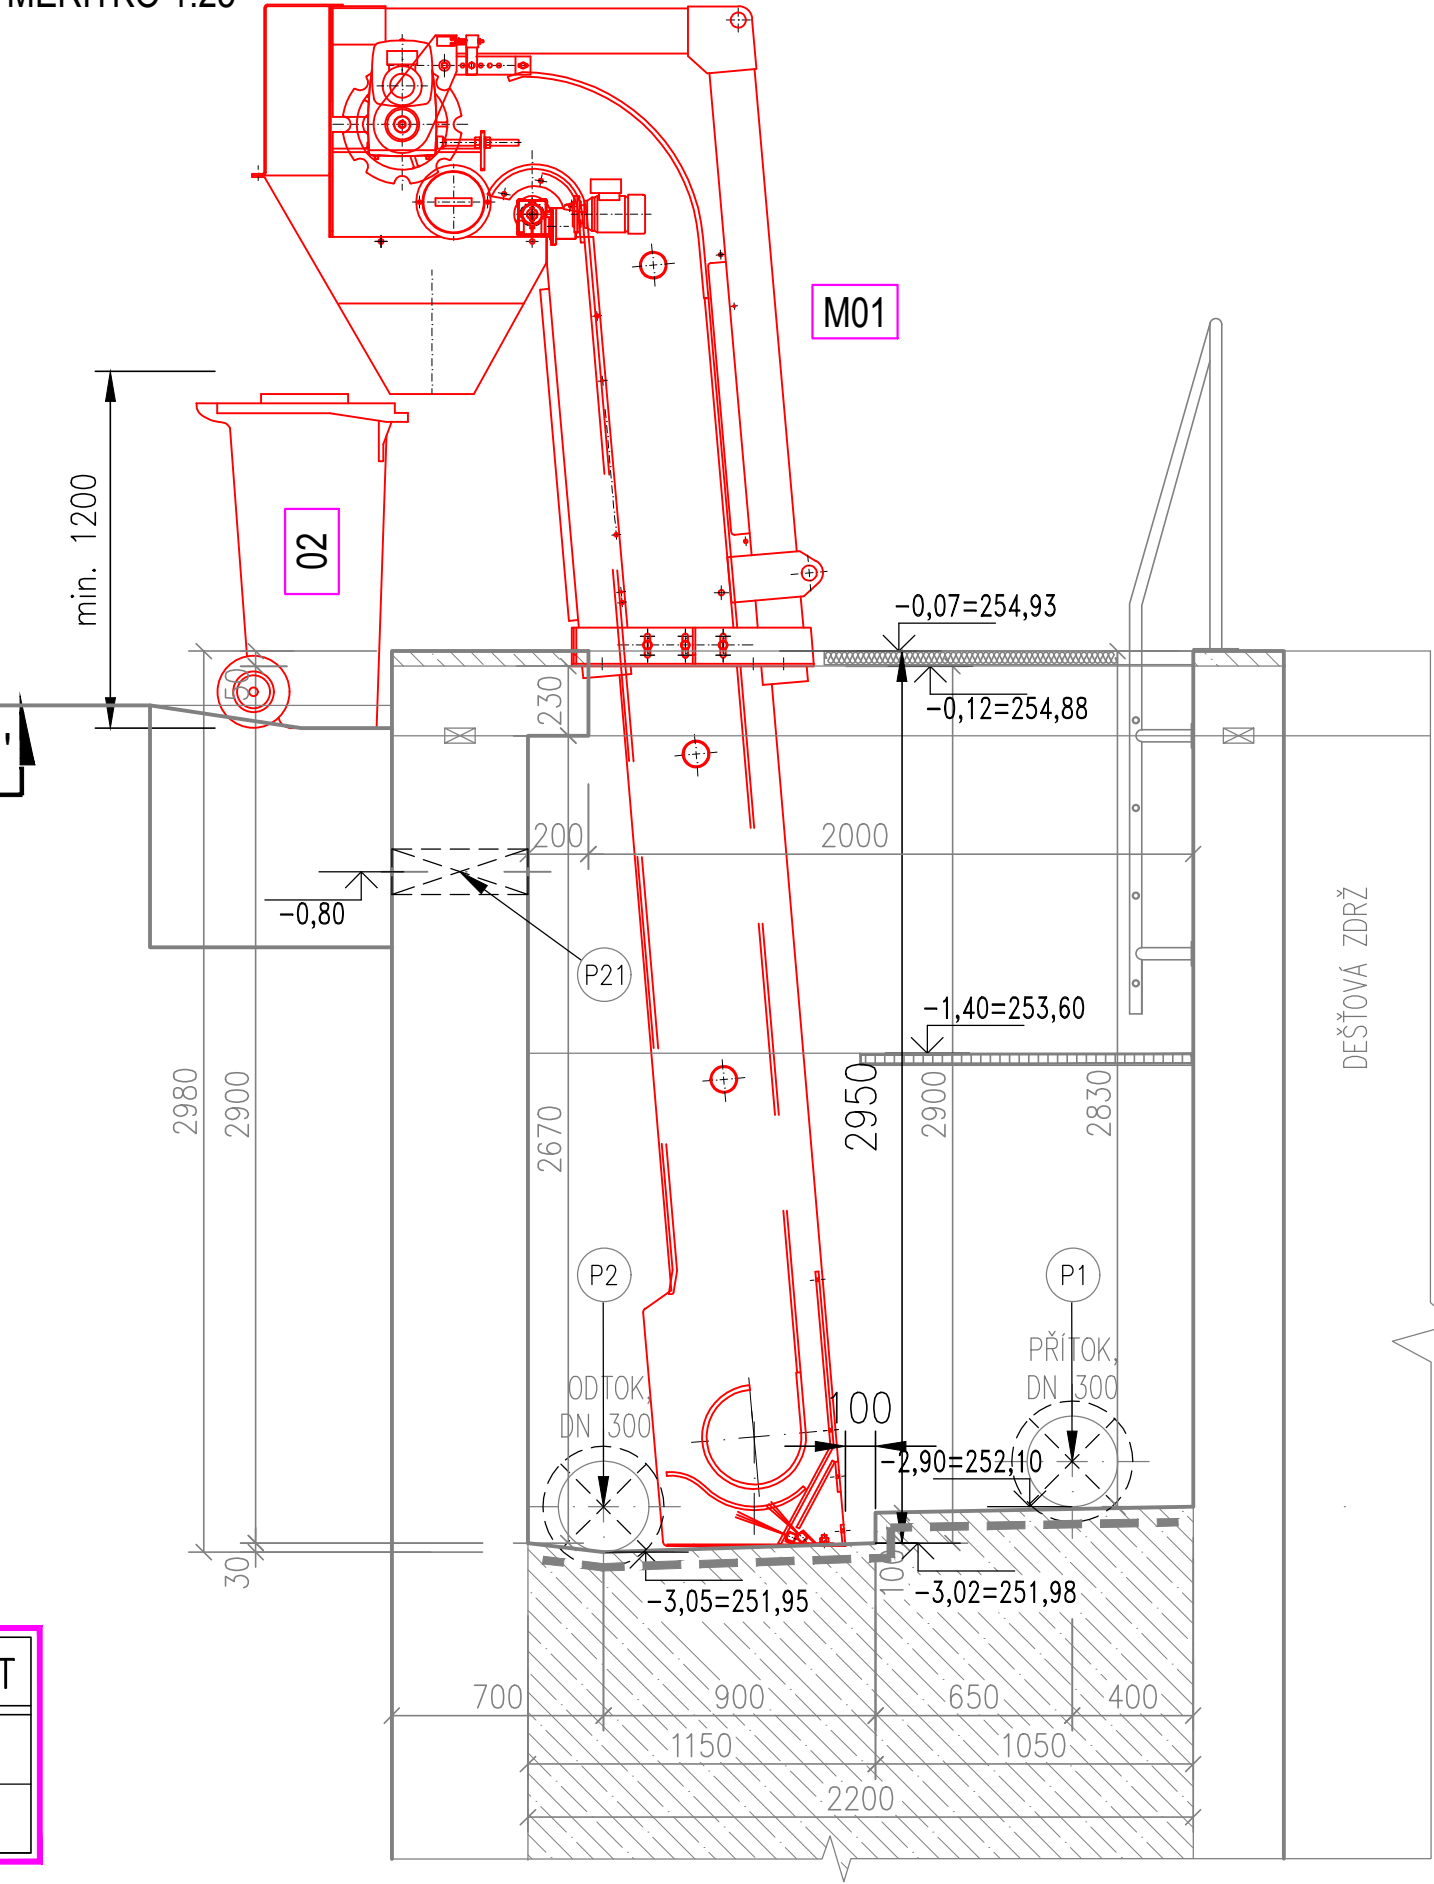

PŘÍČNÝ ŘEZ
MĚŘÍTKO 1:25

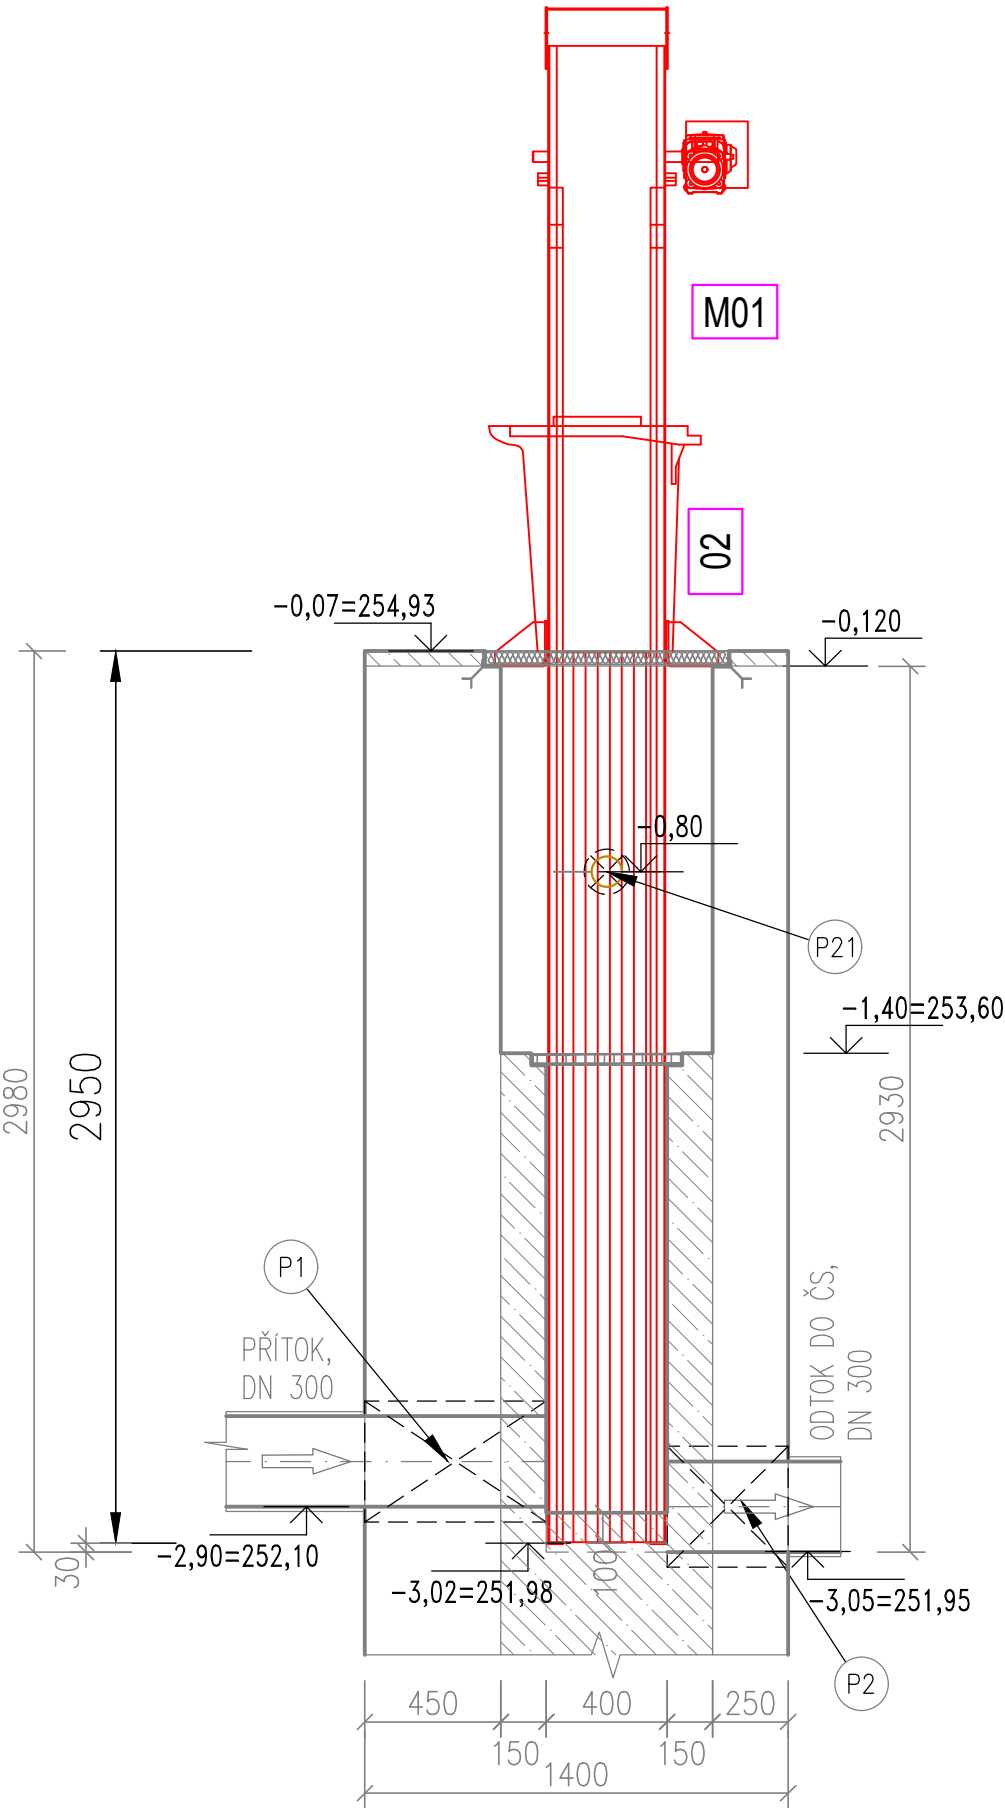

SEZNAM STROJŮ A ZAŘÍZENÍ DPS 01.1:

DPS 01.1	POLOŽKA	POPIS	POČET
	M01	STROJNĚ STÍRANÉ ČESLE HRUBÉ – VYHŘÍVANÉ	1 kpl
	02	POPELNICE	1

POZNÁMKA:

- ROZMĚRY ŽLABU BUDOU PŘED VÝROBOU STROJNÍCH ČESLÍ pol. M01 OVĚŘENY NA STAVBĚ DLE SKUTEČNÉHO ZAMĚŘENÍ.

LEGENDA PROSTUPŮ PRO POTRUBNÍ ROZVODY:

OZN. PROST.	ÚČEL PROSTUPU	POČET PROSTUPŮ (ks)	OSAŽENÉ POTRUBÍ	ROZMĚR OTVORU (mm)	SPECIÁLNÍ VÝROBEK	RELATIVNÍ VÝŠKA	
						SP. HRANY	OSY
P1	PŘÍTOK ODPADNÍCH VOD	1	DN 300	ø400	VODOTĚSNĚ ZAPRAVENÝ	-2,950	-2,750
P2	ODTOK ZE ŽLABU STROJNÍCH ČESLÍ	1	PVC DN 300	ø400	VODOTĚSNĚ ZAPRAVENÝ	-	-2,900
P21	ULIČNÍ VPUŠT Z OKAPOVÉ JÍMKY (FEKAVŮZ, POPELNICE A CHEM.HOSP.)	1	PVC DN 100	ø150	ZAPRAVENÝ	-	-0,800

- VEŠKERÉ PROSTUPY A JEJICH UTĚSNĚNÍ JSOU DODÁVKOU STAVEBNÍ ČÁSTI.
- VŠECHNY PROSTUPY POD HLADINOU VODY BUDOU ZAPRAVENY VODOTĚSNĚ (PÁSKOU A ROZPINAVÝM BETONEM).
- ROZMĚR A UMÍSTĚNÍ PROSTUPU BUDE KOORDINOVÁN S KONKRÉTNÍM DODAVATELEM TECHNOLOGICKÉ ČÁSTI

VÝŠKOVÝ SYSTÉM B.p.v., SOUŘADNICOVÝ SYSTÉM JTSK

±0,000=255,00

AQOL s.r.o., Tovární 1059/41, 779 00 Olomouc aqol@aqol.cz, www.aqol.cz				 projekce • inženýring • realizace vodo hospodářských staveb	
VYPRACOVAL	ING. MARTINA MIKEŠOVÁ	ODP. PROJEKTANT	ING. LUKÁŠ ZIMMERMANN	ČÍSLO ZAKÁZKY	2022018
OBJEDNATEL	Vodovody a kanalizace Kroměříž, a.s. Kojetinská 3666/64, 767 01 Kroměříž			DATUM	3 / 2024
ZAKÁZKA KANALIZACE A ČOV PAČLAVICE VČETNĚ M.Č. PORNICE A LHOTA				STUPEŇ	DPS
				FORMÁT	6x A4
				D. DOKUMENTACE OBJEKTŮ PS 01 ČISTÍRNA ODPADNÍCH VOD DPS 01.1 STROJNĚ-TECHNOLOGICKÁ ČÁST ČOV ŽLAB HRUBÝCH ČESLÍ	
				MĚŘÍTKO	1:25
				ČÍSLO PŘÍLOHY D.3.1.7.	ČÍSLO KOPIE