

LEGENDA - OBNOVA POVRCHU

HRANA VÝKOP

OPRAVY POVRCHŮ

MISTNÍ KOMUNIKACE - ASEAL T

SILNICE - ASFALT

TRAVNATÁ PLOCHA

MÍSTNÍ KOMUNIKACE - ŠTĚRK

CHODNIK - DLAŻE

VJEZD - ZUL. KOSTKAN

CHODURA - BEIJO

ZEVENEVIA FLOORING - OIL: FANEEI

SILNIČNÍ OBRUBNÍK 150/250/1000

CHODNIKOVY OBRUBNIK 80/250/500

NAVRHOVANÉ OBJEKTY

DSO 01.1 GRAVITAČNÍ KANALIZACE

OZNAČENÍ KANALIZAČNÍ ŠACHTY

| | | | | |
|-----------|--|--|--|---|
| — — — — — | | | | — |
|-----------|--|--|--|---|

KUŘA POKLUPU
KÁTA DINA ŠACHTV

1.1. OZNAČENÍ

ODLEHČOVACÍ KOMORY

CS+OK ČERPACI STANICE + ODLEHČOVACI KOMORA



QIP LAFAYETTE


DSO 01.2 WYTŁAČNA KANALIZACJA

SO 05 KABELOVÉ PŘÍPOJKY NN

POZNÁMKA:

ZAJISTIT U SPRÁVČÍ INŽENÝRSKÝCH SÍTÍ PŘESNÉ OZNAČENÍ VŠECH JEJICH VEDENÍ NA POVRCHU, VČETNĚ POUZDŘENÍCH VEDENÍ NELZE VYTVORAVI UDMĚROVÁNÍM VZDALENOSTI NA VÝKRESE, PŘED ZAHÁJENÍM REALIZACE STAVBY JE NUTNÉ

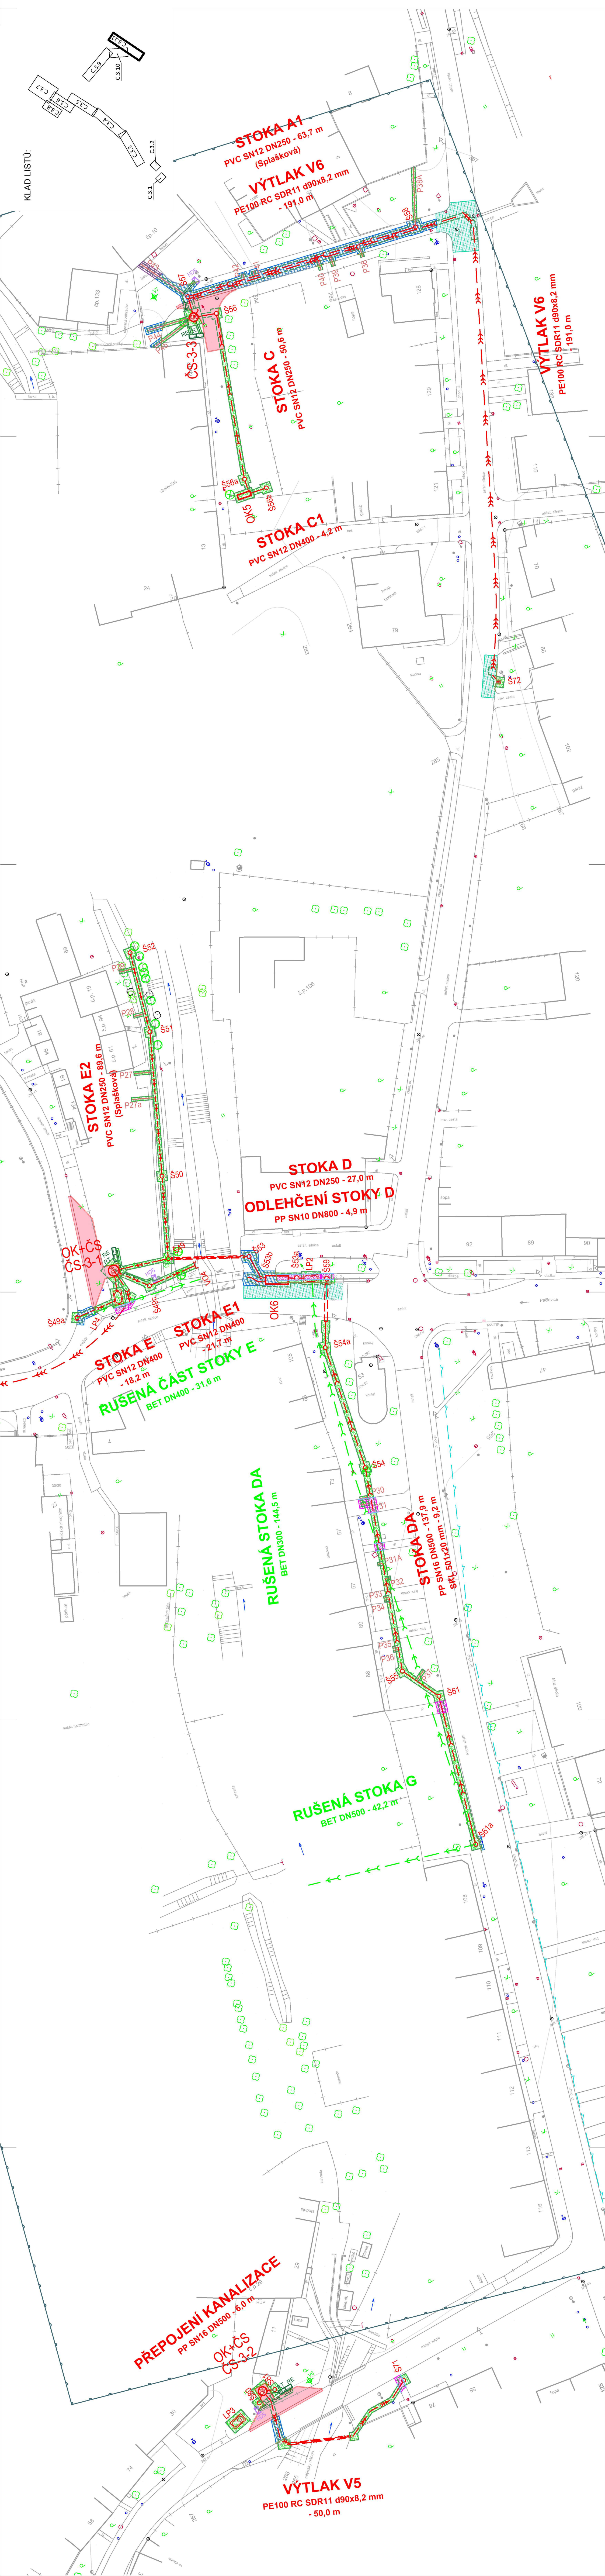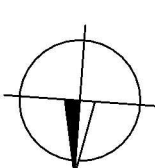

| | | | |
|---|--|--|------------------------|
| AQOL s.r.o., Tovární 1059/41, 779 00 Olomouc aqol@aqol.cz, www.aqol.cz | |  projekte • inženýring • realizace vodohospodářských staveb | |
| VYPRACOVAL | ING. JAROSLAV ŠTOLAJDA | ODP. PROJEKTANT | ING. JUDITA ZIMMERMANN |
| OBJEDNATEL | Vodovody a kanalizace Kroměříž, a.s. Količinská 366/64, 767 01 Kroměříž | | |
| ZAKÁZKA | KANALIZACE VČETNĚ M.Č. PORNICE A LHOTA | | |
| C. SITUAČNÍ VÝKRESY | | DATUM | 03/2024 |
| | | STUPEŇ | DPS |
| | | FORMÁT | 7x A4 |
| | | MĚŘÍTKO | 1 : 500 |
| SITUACE OBNOVY POVRCHŮ - 11.ČÁST | | ČÍSLO PŘÍLOHY | ČÍSLO KOPIE |
| | | | C.3.11 |